


11/04/2024 09:44:30 Autodesk Docs://Project-GR06-A/GR06A-DCH-MEP.rvt

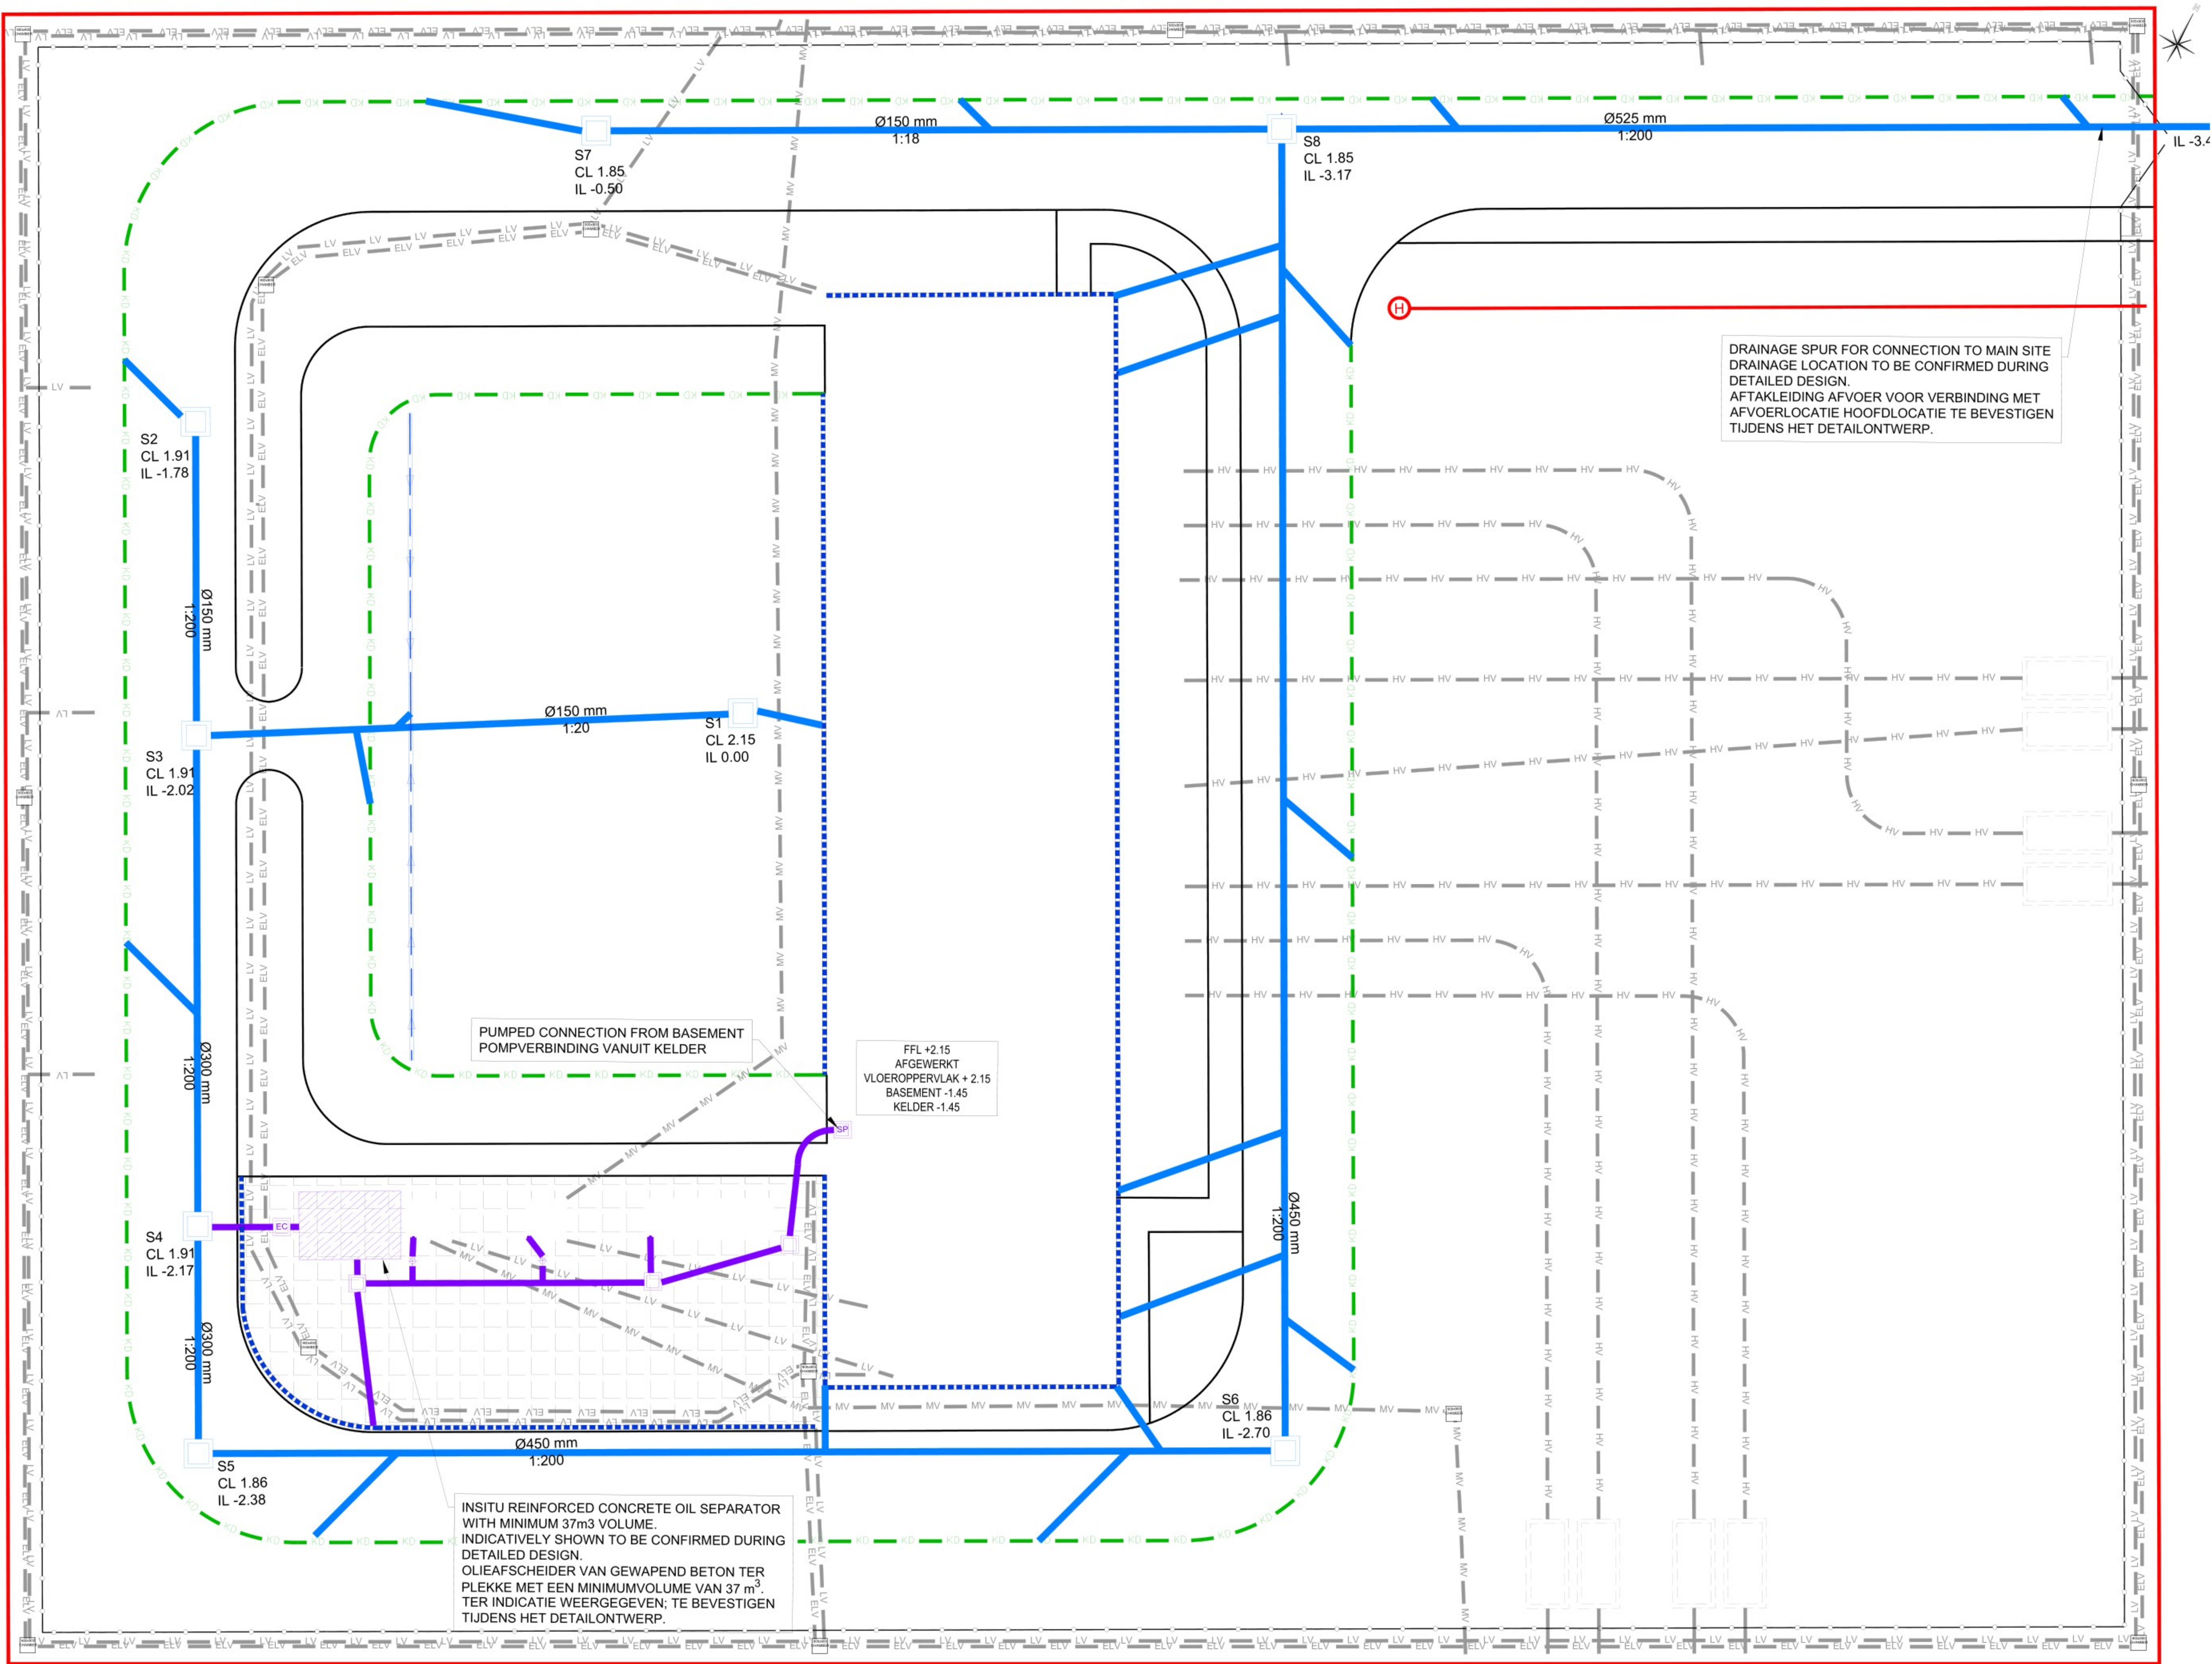

NOTES OPMERKINGEN

1. THIS DRAWING IS TO BE READ IN CONJUNCTION WITH ALL RELEVANT ARCHITECTS AND ENGINEERS DRAWINGS AND SPECIFICATIONS. DEZE TEKENING MOET WORDEN GELEZEN IN SAMENHANG MET ALLE RELEVANTE TEKENINGEN EN SPECIFICATIES VAN ARCHITECTEN EN INGENIEURS.

2. ALL DIMENSIONS ARE IN METERS UNLESS NOTED OTHERWISE. ALLE AFMETINGEN ZIJN IN METERS, TENZU ANDERS VERMELD.


- KEY/CODE
- S1** PROPOSED SURFACE WATER DRAINAGE AND MANHOLE VOORGESTELDE AFVOER OPPERVLAKTEWATER EN MANGAT
 - KD** PROPOSED KERB DRAIN VOORGESTELDE AFVOERPUT
 - RWP** PROPOSED SURFACE RAIN WATER PIPE VOORGESTELDE AFVOERBUIS OPPERVLAKTEWATER
 - PROPOSED STORM FILTER DRAIN VOORGESTELDE AFVOER REGENWATERFILTER
 - PROPOSED LINEAR DRAINAGE CHANNEL VOORGESTELD LINEAIR AFVOERKANAAL
 - PROPOSED FIRE HYDRANT AND SUPPLY (MINIMUM 1.2m DEPTH TO TOP OF PIPE). VOORGESTELDE BRANDKRAAN EN TOEVOER (MINIMUM 1.2m DIEPTE TOT DE BOVENKANT VANDE BUIS)
 - PROPOSED FLOWS WITH POTENTIAL FOR CONTAMINATION WATER DRAINAGE AND MANHOLE VOORGESTELDE STROMEN MET KANS OP CONTAMINATIE WATERAFVOER EN MANGAT
 - PROPOSED INSITU REINFORCED CONCRETE OIL SEPARATOR VOORGESTELD OLIEAFSCHEIDER VAN GEWAPEND BETON TER PLEKKE
 - PROPOSED FLOWS WITH POTENTIAL FOR CONTAMINATION WATER SVP MET KANS OP CONTAMINATIE WATER GRONDONTLUCHTINGSPLUP
 - EC** PROPOSED EMERGENCY CLOSURE VALVE FOR FLOWS WITH POTENTIAL FOR CONTAMINATION VOORGESTELDE SNELAFSLUITER VOOR STROMEN MET KANS OP CONTAMINATIE
 - AC** PROPOSED FLOWS WITH POTENTIAL FOR CONTAMINATION WATER MINI ACCESS CHAMBER VOORGESTELDE STROMEN MET KANS OP CONTAMINATIE WATER MINTOEGANGSKAMER
 - SP** PROPOSED SUMP PUMP FROM BASEMENT VOORGESTELDE DOMPELPOMP VAN Kelder

ARCHITECTURE:
Hyphen
3 Charcot Mews,
Staple Gardens,
Winchester, SO23 8SR, UK
t: +44 1962 835 501
e: info@hyphen.archi

STRUCTURE:
Jubb Consulting Engineers Ltd
Suite B, The West Suite
St James Court, St James
Parade, Bristol, BS1 3LH, UK
t: +44 117 922 6266
e: bristol@jubb-uk.com

MEP:
Red Engineering Design Ltd
100 New Oxford Street
London WC1H 1HB, UK
t: +44 20 7299 8260
e: london@red-eng.com

FINAL PERMIT PACK UPDATE RELEASE (NOT FOR CONSTRUCTION)
VRIJGAVE DEFINITIEF UPDATE VERGUNNINGSPAKKET
(NIET VOOR BOUW)
24/10/2024

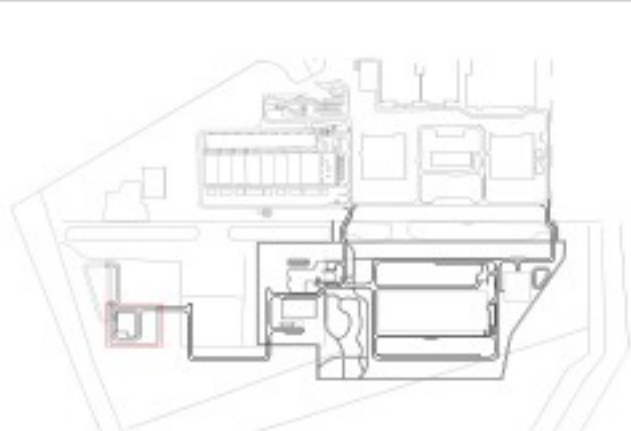

REVISIONS/REVISIES	
NOIR, DATE/DATUM	DESCRIPTION/BESCHRIJVING
0.1 09/05/2024	Draft Permit Pack Release/Vrijgave conceptvergunningspakket
0.2 19/07/2024	Final Permit Pack Release/Vrijgave Definitief Vergunningspakket
1.0 01/08/2024	Final Permit Pack Update Release/Vrijgave Definitief Update Vergunningspakket
1.1 24/10/2024	Final Permit Pack Update Release/Vrijgave Definitief Update Vergunningspakket

Drawn By:
Opgesteld door:

Approved By:
Goedgekeurd door:

Design Team:
Ontwerpteam:

PROPOSED DC/
VOORSTEL VOOR DC

Project Number/Projectnummer: W.002354

SWITCHING STATION DRAINAGE LAYOUT
AFVOERINDELING SCHAKELSTATION

Discipline:
CIVIL/WEG- EN WATERBOUW
Scale/Schaal: 1:150

Sheet Size/Bladformaat: A0

Sheet Number/Nummer blad:
SWST-C-1001-X-PRM

Current Rev/Huidige herz: 1.1
Phase/Fase: PERMITTING/OMGEVINGSVERGUNNING